


SIMBOLOGIA

- POSTE DE CONCRETO EXISTENTE;
- POSTE METALICO DA ILUMINACAO PUBLICA EXISTENTE;
- QUADRO DE MEDICAO (Q.M.) PADRAO RGE, INSTALADO EM POSTE DE CONCRETO;
- QUADRO DE COMANDO DE SOBREPOR, INSTALADO EM POSTE DE CONCRETO;
- REDE AEREA COM CABO DE ALUMINIO 3x16mm² (F+N+T) XLPE-1W;
- FLETIBILIZADO FLEXIVEL DE FIBRA, COM PRETO Ø11,72" (ØH+Ømm), ENTERRADO NO SOLO A 60cm DE PROFUNDIDADE, COM FIBRA DE ANEXO DE ELETRICIDADE + 200cm DO NIVEL DO SOLO;
- RELE FOTOMETRICO, 220V, INSTALADO NAS LUMINARIAS DO FREIO;
- LUMINARIA PUBLICA, TIPO LED DE 150W, CORPO EM ALUMINIO, ENTIDO DE CENEA SEM BASE, P/ RELE FORTELETRICO, ENCAIXE P/ TUBO DE Ø88mm x Ø90mm, GRAU DE PROTECCAO IP-66;
- POSTE RETO DE 10,0cm EM TUBO DE AÇO GALVANIZADO A FOGO, Ø88,3mm NO TOPO E Ø127mm NA BASE, TIPO FLANGIADO, COM ANEJA DE INSPECCAO A 0,30m DE ALTURA, COM DOS BRACOS DO TIPO ORNAMENTATIVO, EXISTENTE;
- POSTE RETO DE 15,0cm EM TUBO DE AÇO GALVANIZADO A FOGO, Ø88,3mm NO TOPO E Ø127mm NA BASE, TIPO FLANGIADO, COM ANEJA DE INSPECCAO A 0,30m DE ALTURA, COM DOS BRACOS DO TIPO ORNAMENTATIVO, A INSTALAR;
- POSTE TELECOMUNICACAO, CURVO, SIMPLIS DE ENCAIXAR, COM ALTURA DE 10,0m, EM TUBO DE AÇO GALVANIZADO A FOGO, COM ANEJA DE INSPECCAO A 0,30m DE ALTURA;
- CAIXA DE PASSAGEM EM ALUMINIO, Ø50x70x70mm, COM TAMPÃO DE CONCRETO ARMADO, FUNDO COM ORIFICIO EM CANAL DE AEREA E BRULA PARA PASSAGEM DE CABOS DE ENERGIA DE BARRA TENDÃO;
- HASTE-TERRA COOPERWELD, Ø15mm (Ø5/8") x 2.400mm (COMPRIMENTO).

ESTRUTURAS

- a instalar
- a retirar
- a substituir

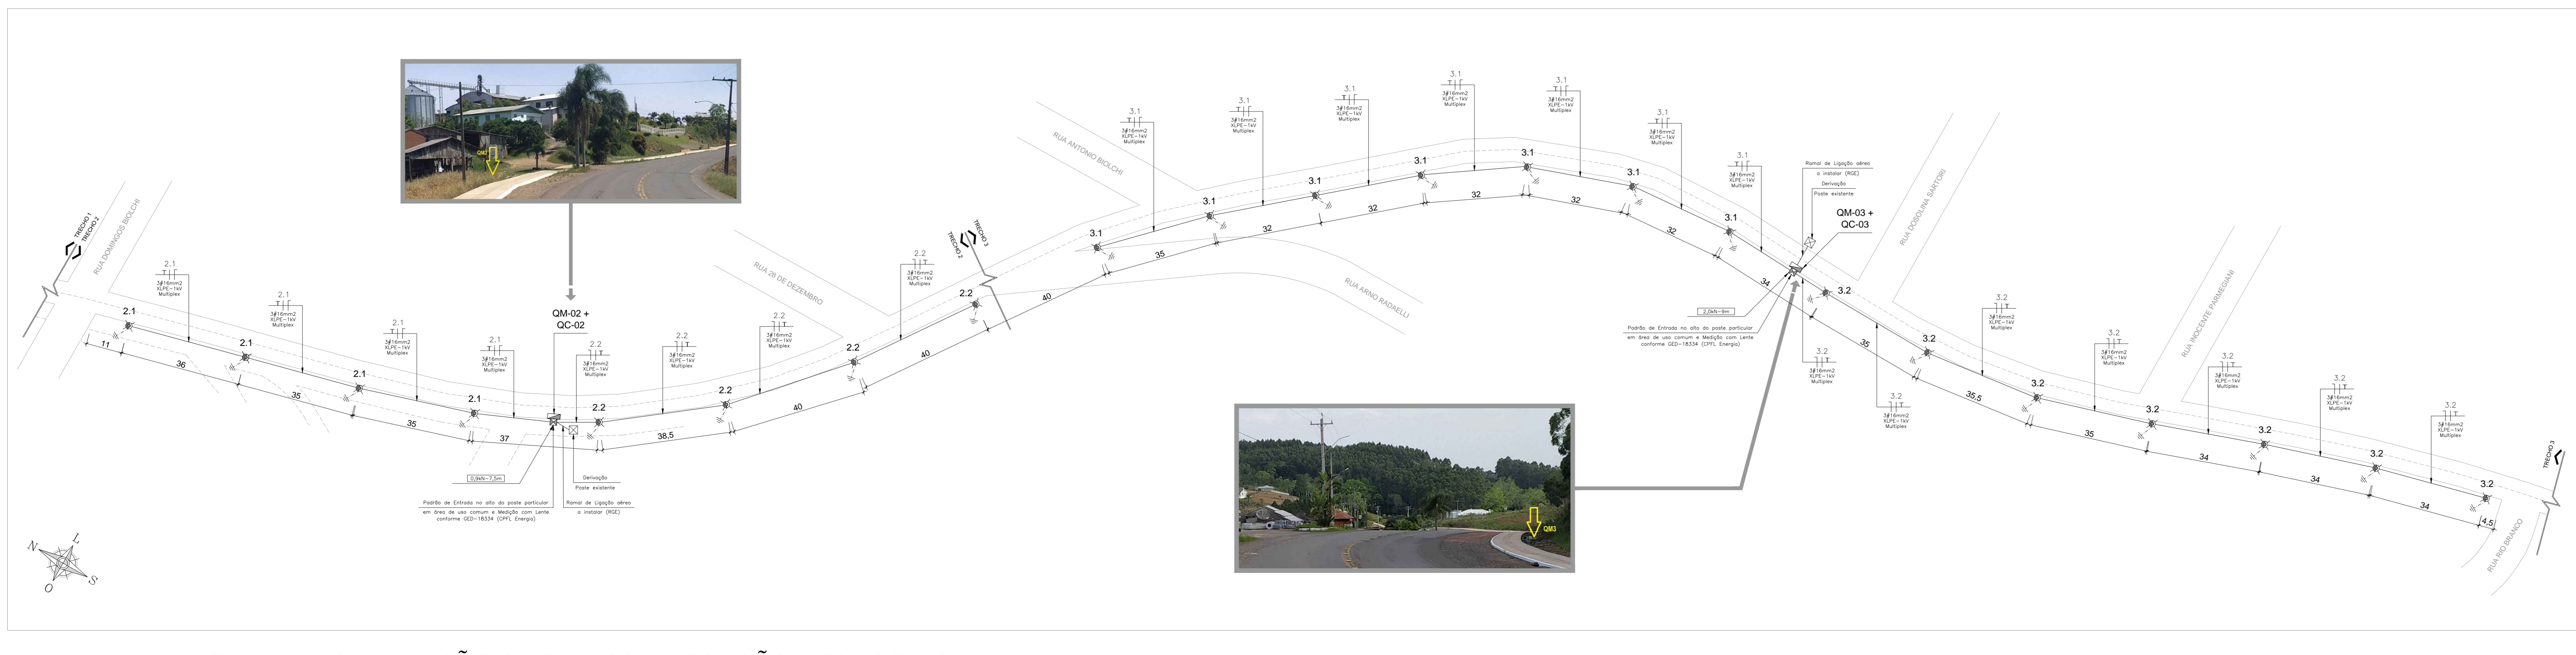

DIREITOS AUTORAIS RESERVADOS NA FORMA DA LEI:

05			
04			
03			
02			
01	EMISSÃO INICIAL	ALTERAÇÃO	OUTUBRO/2020
X*			CRISTIAN
			PROJETISTA

OBRA: ILUMINAÇÃO PÚBLICA NA RODOVIA RS 332

LOCAL: RODOVIA RS 332, Nº 3.889 BAIRRO CENTRO - DOUTOR RICARDO-RS.

RESP. TÉCNICO: PROPRIETÁRIO:

AVENIDA 1 LESTE, Nº 462 BARRIO CENTRO ADMINISTRATIVO TEUTÔNIA - RS. Telefone: (51) 3762-2335 rolnar@afgenharia.com.br

MUNICÍPIO DE DOUTOR RICARDO CGC/CPF: 01.613.360/0001-21

PLANTA BAIXA GERAL: DISTRIBUIÇÃO CIRCUITOS E LOCAÇÃO DOS POSTES

ESCALA: 1/750

PLANTA BAIXA GERAL

ESCALA	DATA	ÁREA	DESENHO:	REVISÃO:	ART Nº:	ARQUIVO:
INDICADA	10/2020		CRISTIAN	RAINER		DR_RICARDO_Iluminação

TAMANHO DA FOLHA: 125,0cm X 59,4cm